


LAY-OUT STATO DI PROGETTO PIANI TERRA E PRIMO – IMPIANTO IDRICO ANTINCENDIO, DISTRIBUZIONE FLUIDICA (scala 1:100)

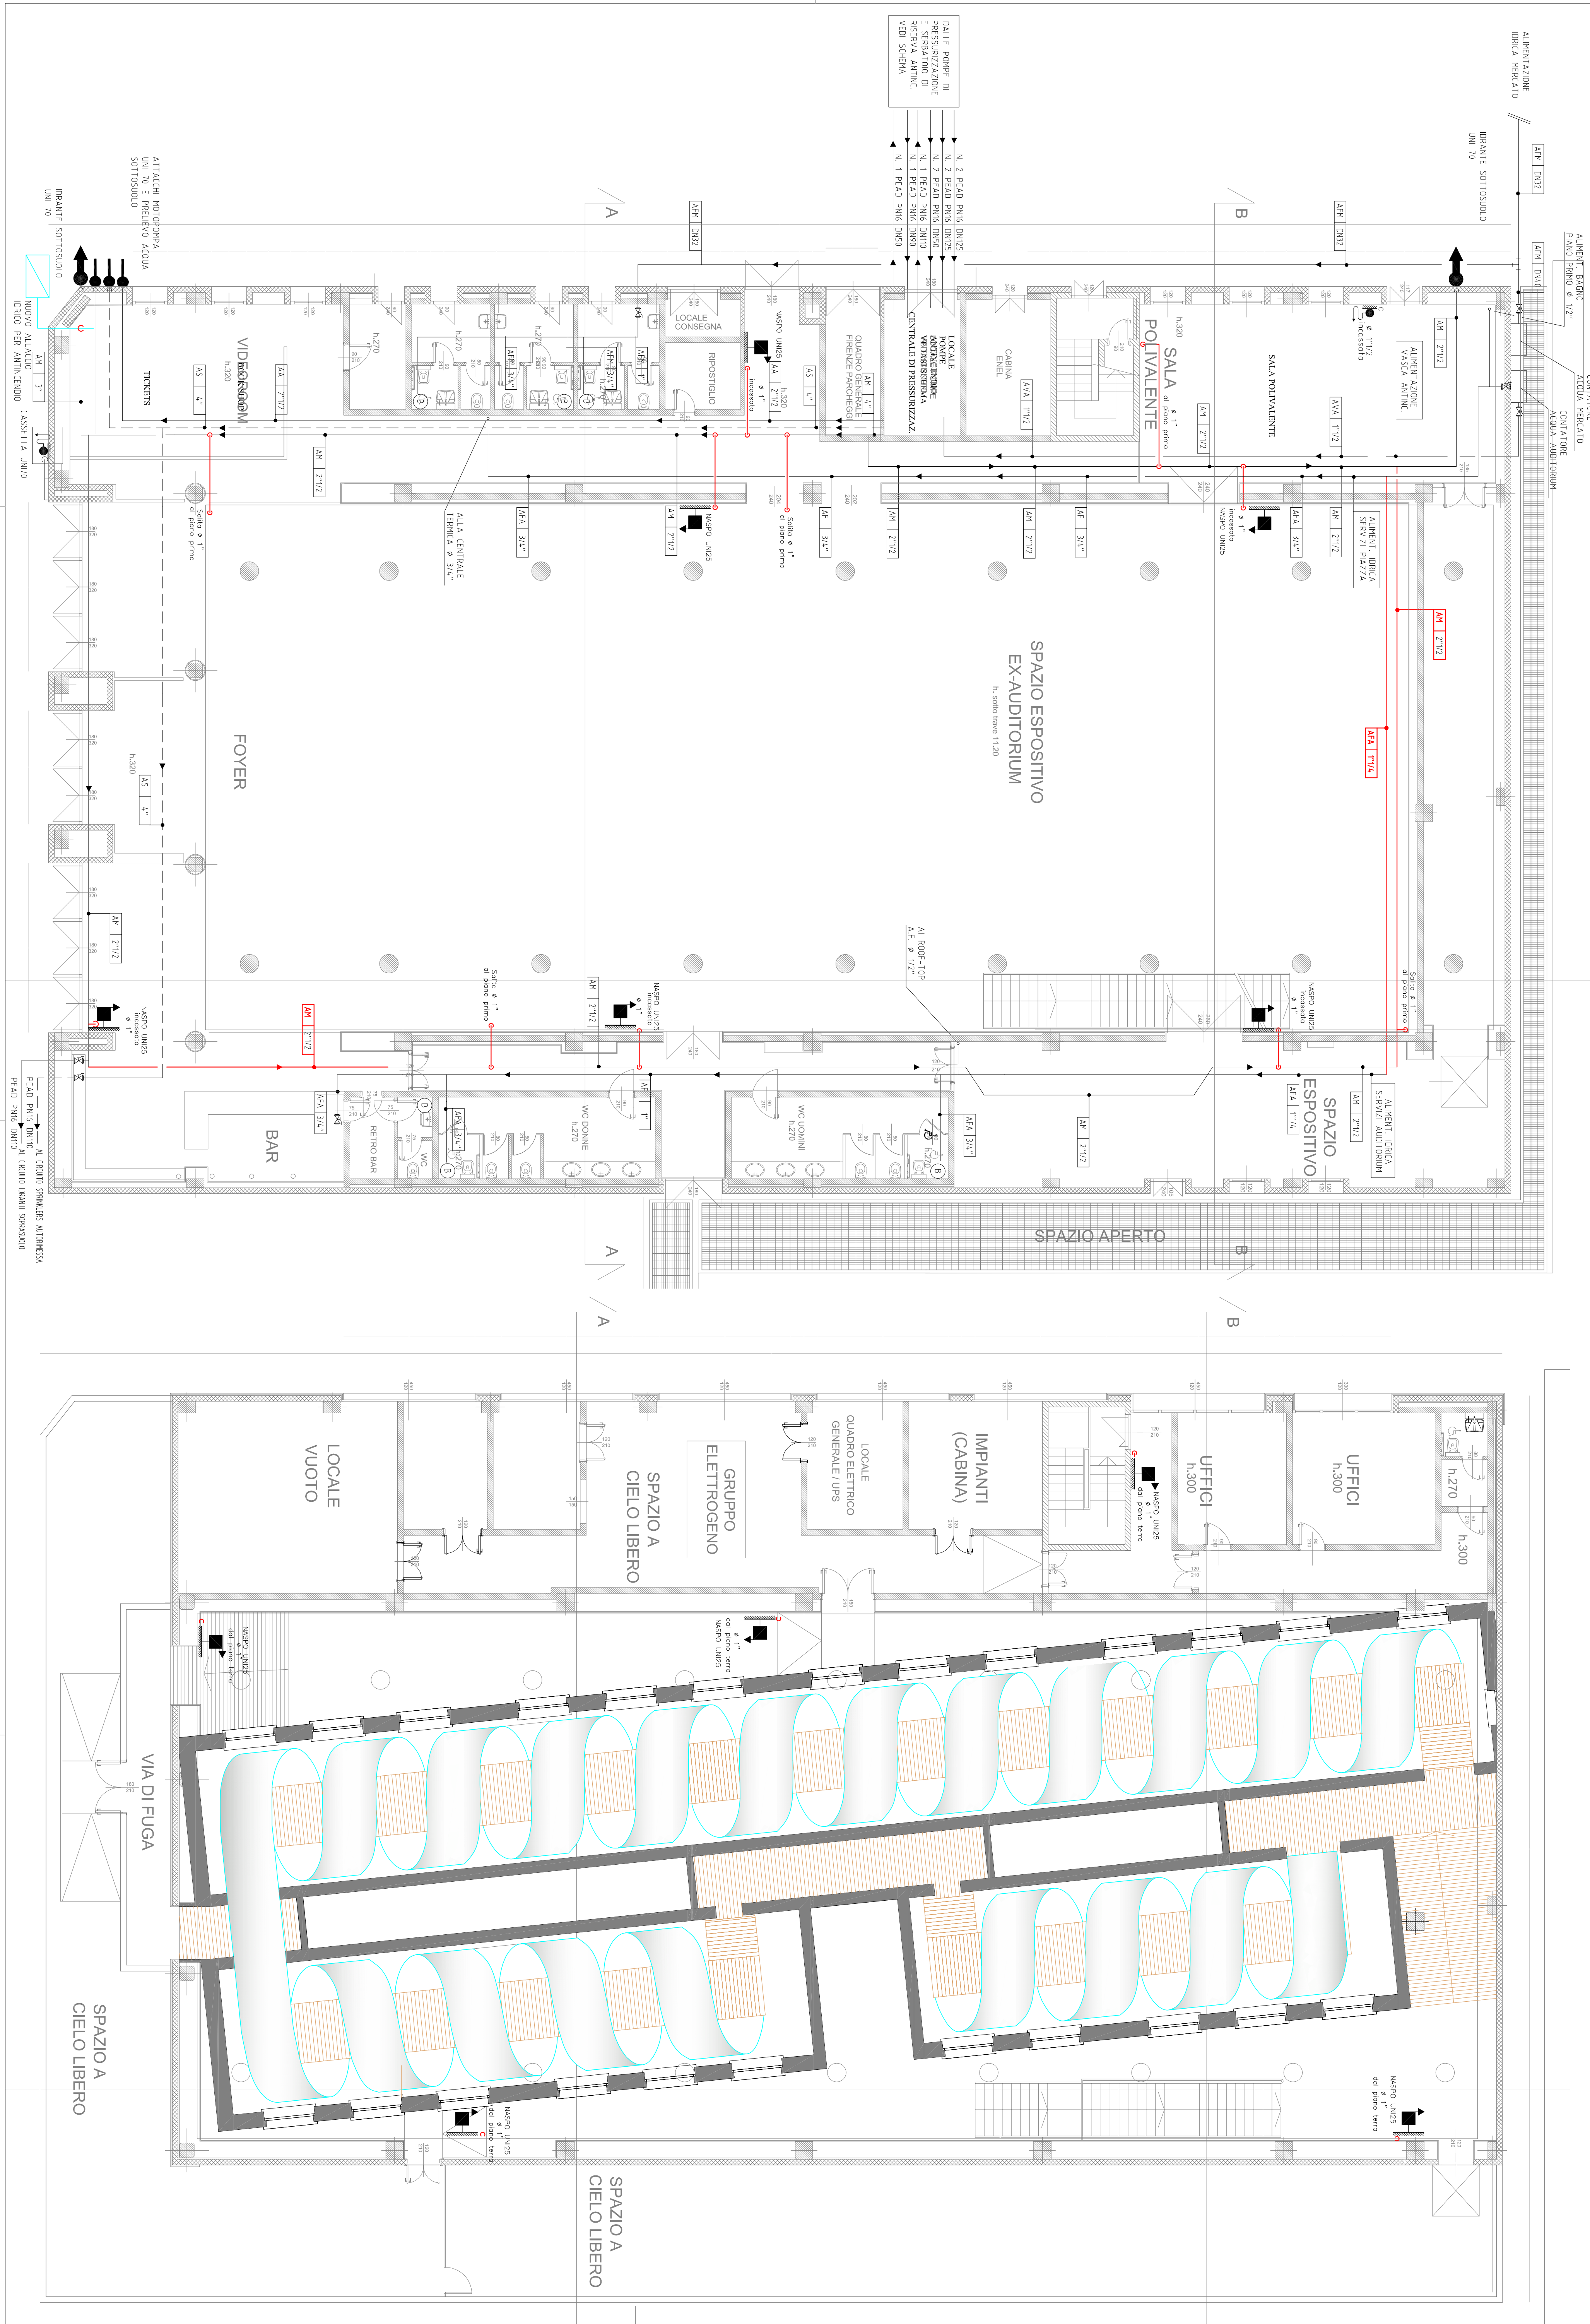

LEGENDA TUBAZIONI

SIMBOLO	DESCRIZIONE
1-1	TUBAZIONE CEMENTO SPERMITE
1-2	TUBAZIONE CEMENTO SPERMITE
1-3	TUBAZIONE CEMENTO SPERMITE
1-4	TUBAZIONE CEMENTO SPERMITE
1-5	TUBAZIONE CEMENTO SPERMITE
1-6	TUBAZIONE CEMENTO SPERMITE
1-7	TUBAZIONE CEMENTO SPERMITE
1-8	TUBAZIONE CEMENTO SPERMITE
1-9	TUBAZIONE CEMENTO SPERMITE
1-10	TUBAZIONE CEMENTO SPERMITE
1-11	TUBAZIONE CEMENTO SPERMITE
1-12	TUBAZIONE CEMENTO SPERMITE
1-13	TUBAZIONE CEMENTO SPERMITE
1-14	TUBAZIONE CEMENTO SPERMITE
1-15	TUBAZIONE CEMENTO SPERMITE
1-16	TUBAZIONE CEMENTO SPERMITE
1-17	TUBAZIONE CEMENTO SPERMITE
1-18	TUBAZIONE CEMENTO SPERMITE
1-19	TUBAZIONE CEMENTO SPERMITE
1-20	TUBAZIONE CEMENTO SPERMITE
1-21	TUBAZIONE CEMENTO SPERMITE
1-22	TUBAZIONE CEMENTO SPERMITE
1-23	TUBAZIONE CEMENTO SPERMITE
1-24	TUBAZIONE CEMENTO SPERMITE
1-25	TUBAZIONE CEMENTO SPERMITE
1-26	TUBAZIONE CEMENTO SPERMITE
1-27	TUBAZIONE CEMENTO SPERMITE
1-28	TUBAZIONE CEMENTO SPERMITE
1-29	TUBAZIONE CEMENTO SPERMITE
1-30	TUBAZIONE CEMENTO SPERMITE

TECNICA SIMBOLI IMPIANTO IDRICO ANTINCENDIO

1-1	CONDOTTI D'ACQUA FREDDA
1-2	CONDOTTI D'ACQUA FREDDA
1-3	CONDOTTI D'ACQUA FREDDA
1-4	CONDOTTI D'ACQUA FREDDA
1-5	CONDOTTI D'ACQUA FREDDA
1-6	CONDOTTI D'ACQUA FREDDA
1-7	CONDOTTI D'ACQUA FREDDA
1-8	CONDOTTI D'ACQUA FREDDA
1-9	CONDOTTI D'ACQUA FREDDA
1-10	CONDOTTI D'ACQUA FREDDA
1-11	CONDOTTI D'ACQUA FREDDA
1-12	CONDOTTI D'ACQUA FREDDA
1-13	CONDOTTI D'ACQUA FREDDA
1-14	CONDOTTI D'ACQUA FREDDA
1-15	CONDOTTI D'ACQUA FREDDA
1-16	CONDOTTI D'ACQUA FREDDA
1-17	CONDOTTI D'ACQUA FREDDA
1-18	CONDOTTI D'ACQUA FREDDA
1-19	CONDOTTI D'ACQUA FREDDA
1-20	CONDOTTI D'ACQUA FREDDA
1-21	CONDOTTI D'ACQUA FREDDA
1-22	CONDOTTI D'ACQUA FREDDA
1-23	CONDOTTI D'ACQUA FREDDA
1-24	CONDOTTI D'ACQUA FREDDA
1-25	CONDOTTI D'ACQUA FREDDA
1-26	CONDOTTI D'ACQUA FREDDA
1-27	CONDOTTI D'ACQUA FREDDA
1-28	CONDOTTI D'ACQUA FREDDA
1-29	CONDOTTI D'ACQUA FREDDA
1-30	CONDOTTI D'ACQUA FREDDA

**COMENI FIRENZE**  
DIREZIONE SERVIZI TECNICI

Realizzazione di struttura finalizzata all'esposizione del memoriale di Auschwitz nello spazio EX 3 nell'area di Gavinaia  
PROGETTO ESECUTIVO  
C.O. 160255  
Prog. L0498

ME11 – Elaborato grafico Impianto Antincendio Piano Terreno - Piano Primo

Progettisti:  
Architettonico: Ing. Lara Achilli  
Geom. Francesco Brunetti  
Geom. Guido Di Febo  
Geom. Filippo Franchi  
P.L. Marco Foguonari  
I.R.C.U.P.

Struttura: Ing. Francesco Paoletti  
Imp. Elettrici: Ing. Valerio Nelli  
Imp. Meccanici: Ing. Sergio Piccini  
P.L. Riccardo Capponi

12 Marzo 2018