

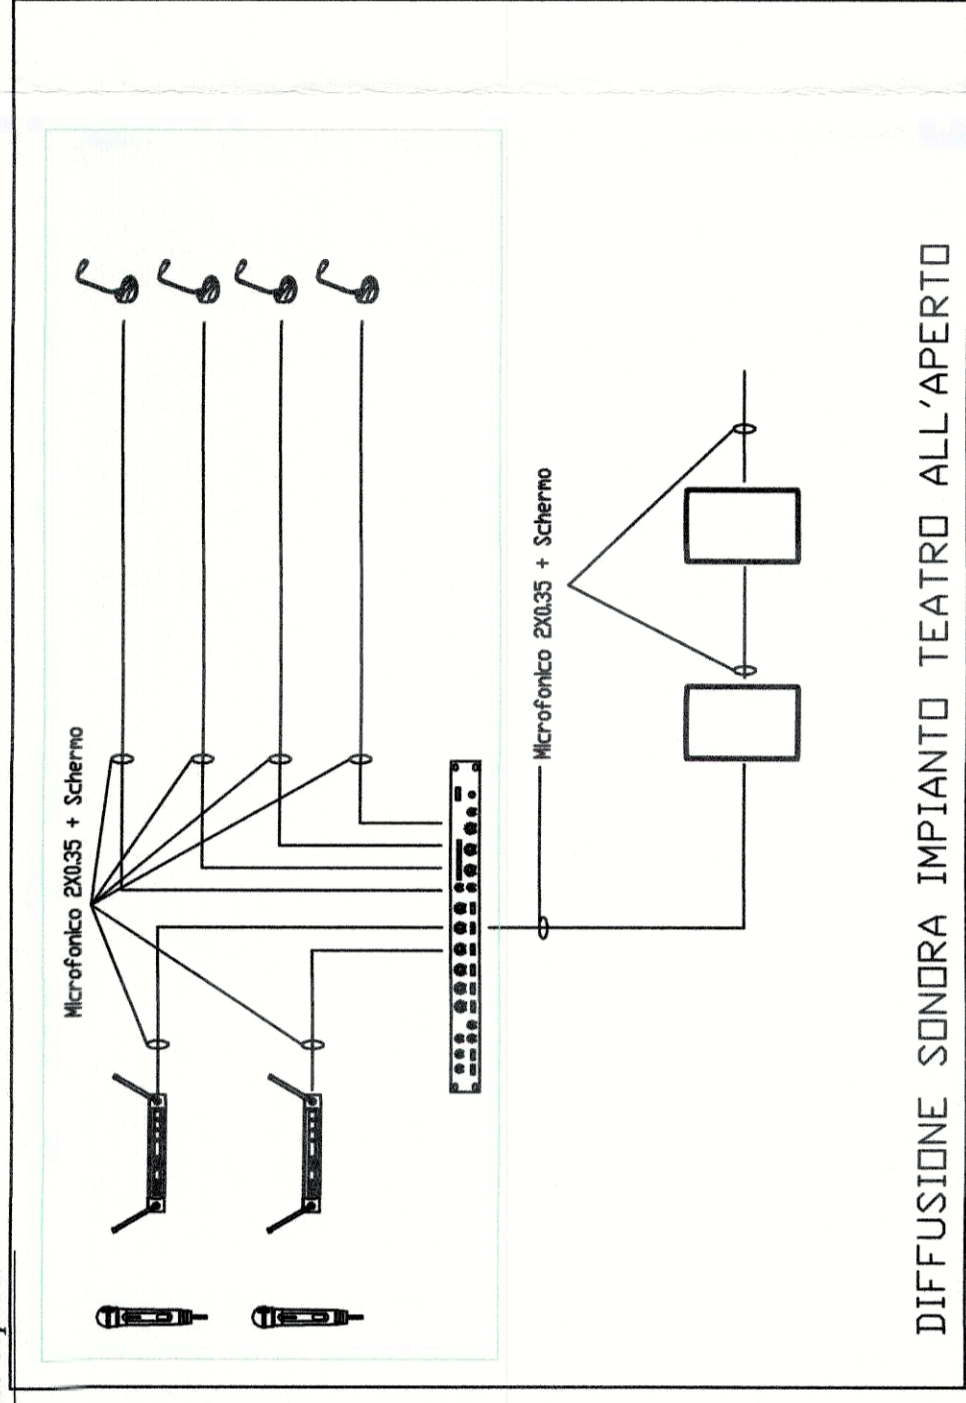



percorso pedonale coperto

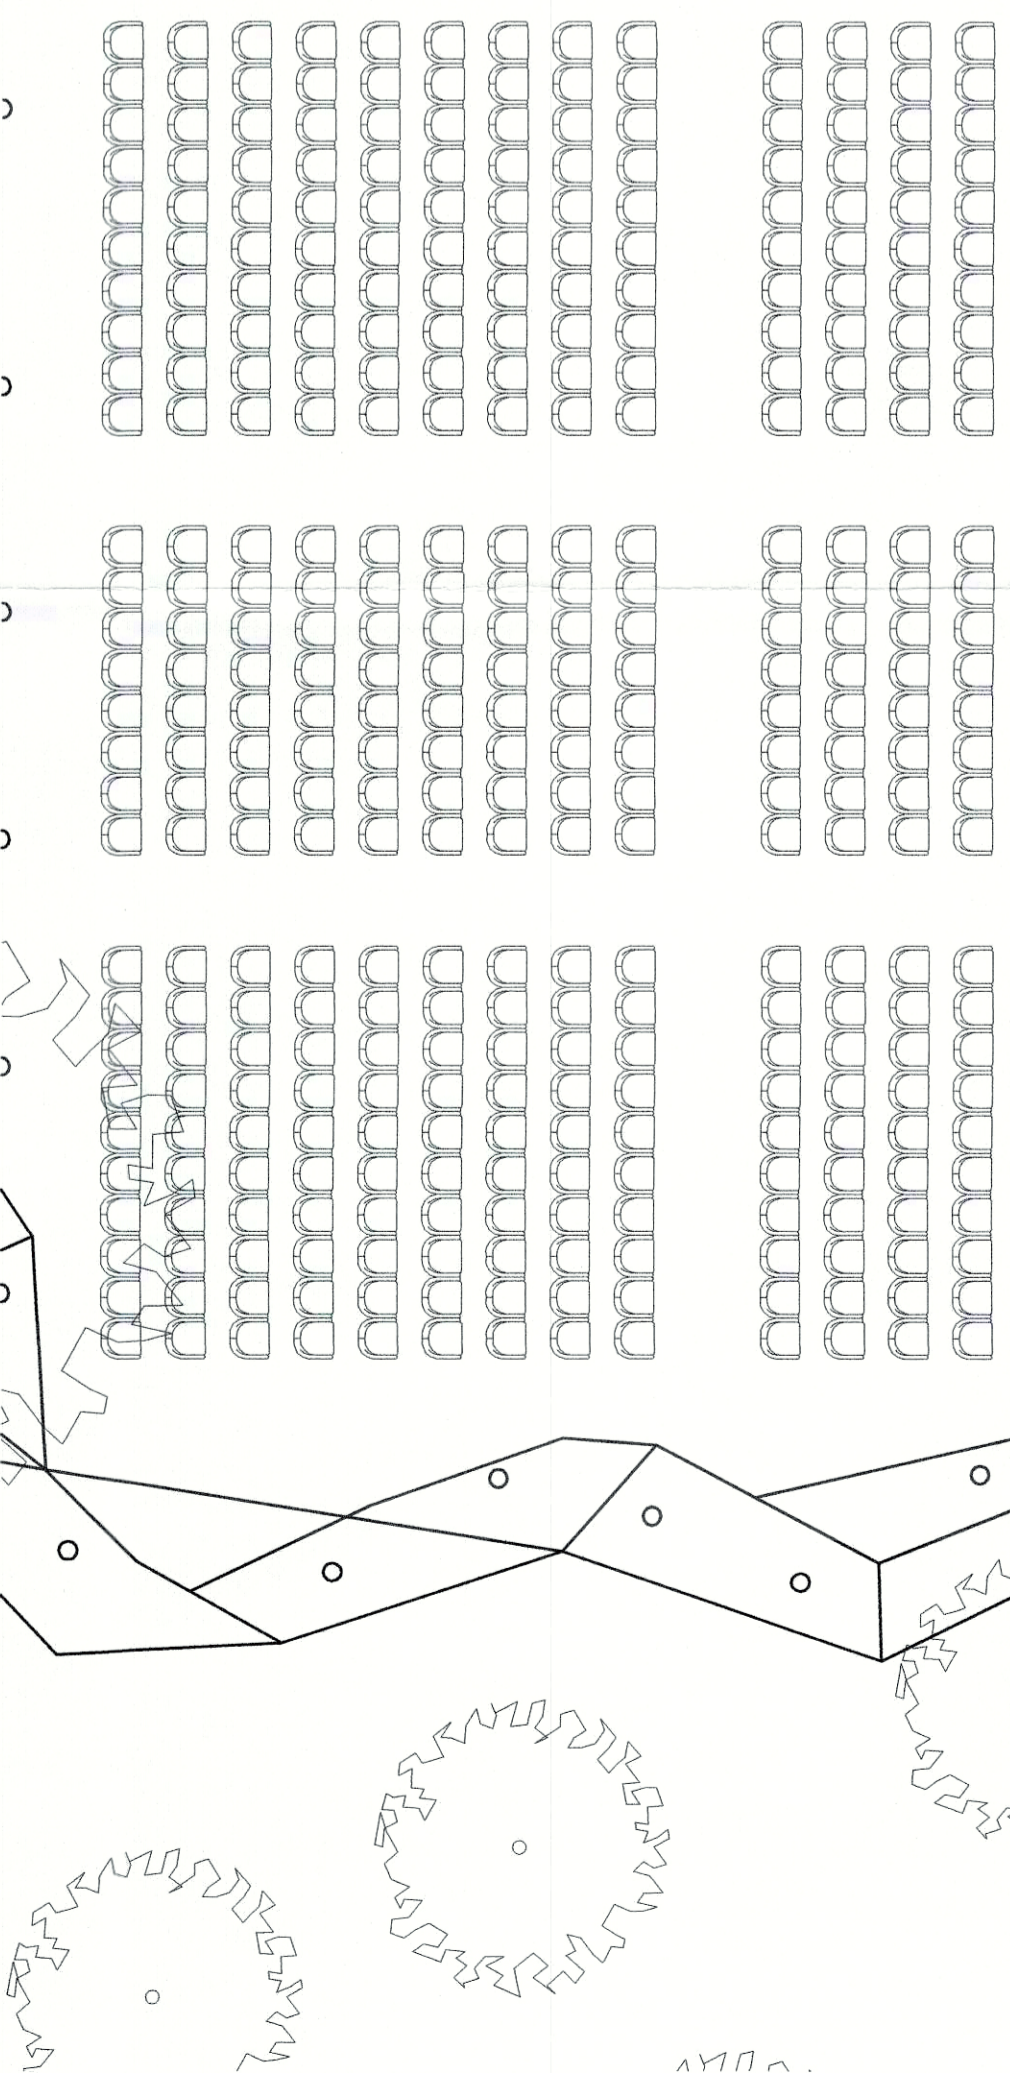


DIFFUSIONE SONORA IMPIANTO TEATRO ALL'APERTO

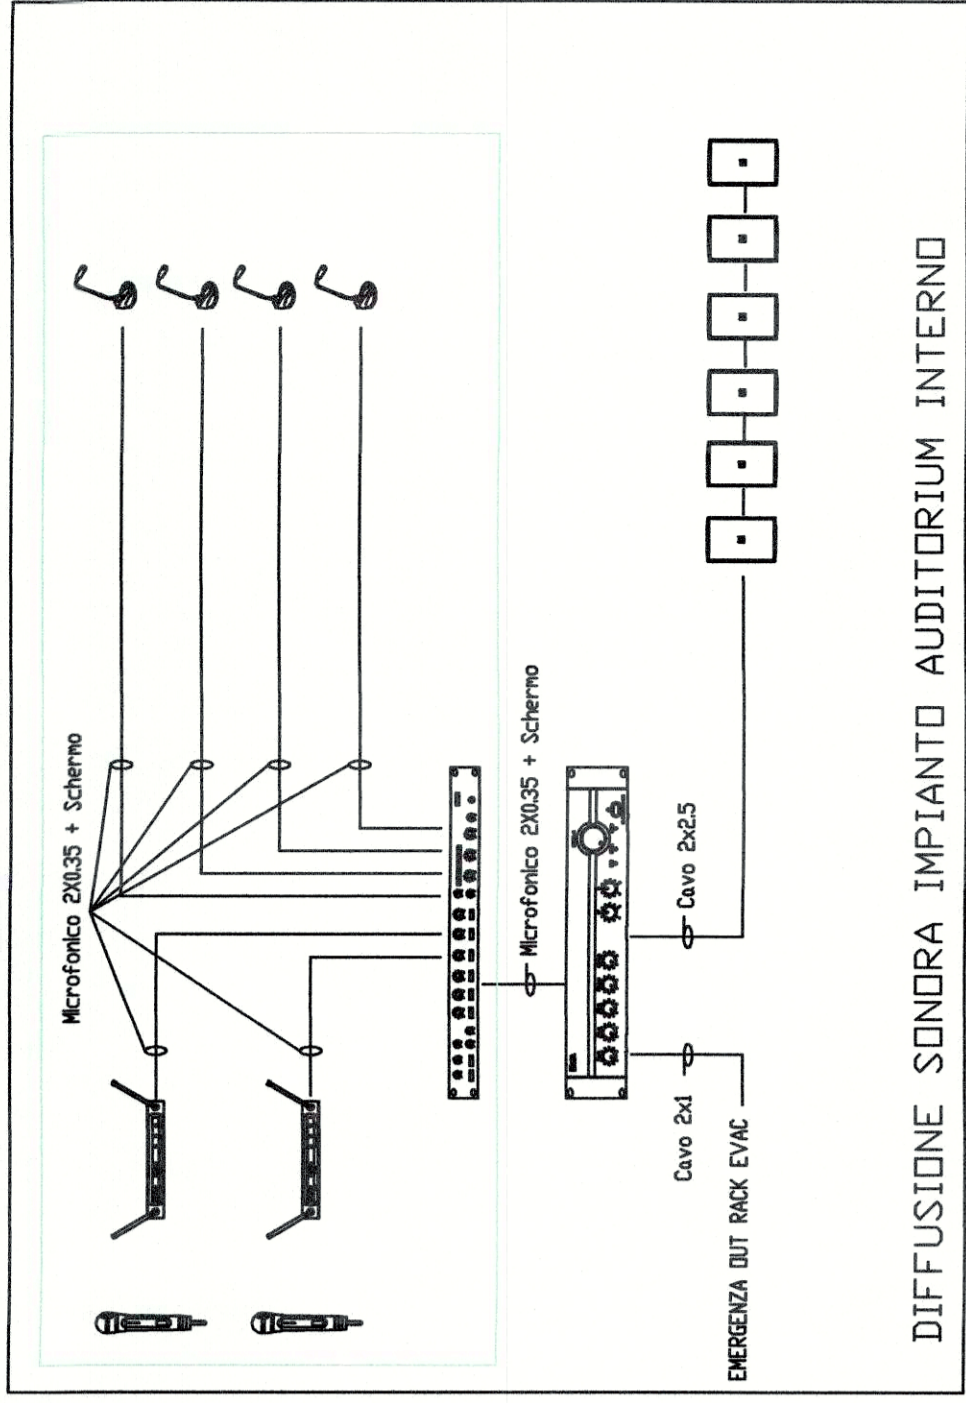

DIFFUSIONE SONORA IMPIANTO AUDITORIUM INTERNO

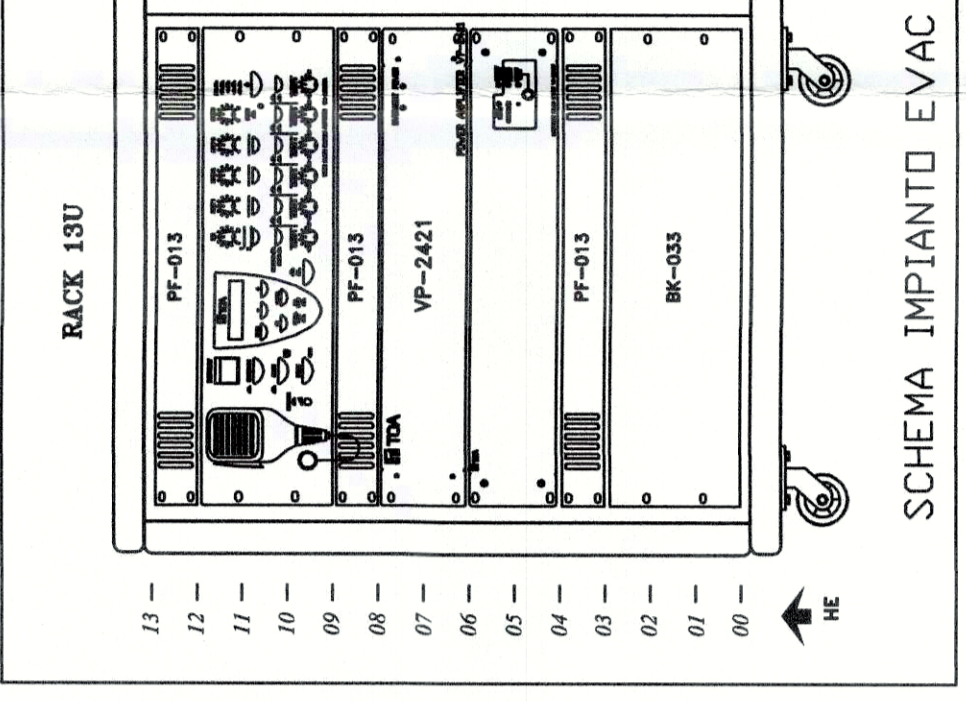

SCHEMA IMPIANTO EVAC

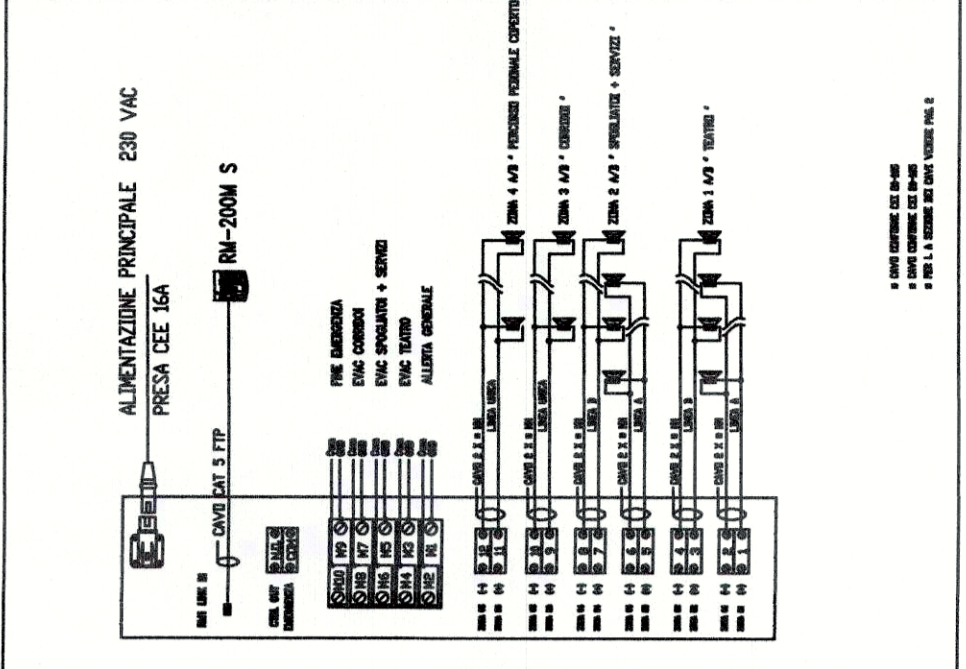

**COMUNE DI FIRENZE**  
DIREZIONE SERVIZI TECNICI  
SERVIZIO SUPPORTO TECNICO AI QUARTIERI ED IMPIANTI SPORTIVI  
Prog. L.0175/2016  
Rev. febbraio 2018

**SCUOLA GUICCIARDINI**  
**LAVORI DI COMPLETAMENTO AUDITORIUM**  
C.O. 170292

**PROGETTO ESECUTIVO**  
R.U.P.:  
Supporto al R.U.P.:  
Architettonico  
Progettisti:  
Strutturale  
Progettista:  
Coord. Progettazione Impianti:  
Impianti Meccanici  
Progettisti:  
Collaboratori:  
Impianti Elettrici  
Progettisti:

Ing. Michele Mazzoni  
Via en.ro.se. Ingegneria s.d.-Arch. Lucia Busa  
Ing. Alessandro Meschi  
Geom. Bruno Ulivi  
Ing. Samuele Cappelli  
Geom. Marco Nofri  
Geom. Tamara Paoli  
Ing. Claudio Brunori  
Ing. Filippo Sisti  
Ing. Simone Ferroni  
P.I. Lorenzo Cappugi  
P.I. David Clonini  
P.I. Sandro Faggi  
Add. Tecn. Albano Parisi  
Add. Tecn. Claudio Pollastri  
P.I. Valter Masini  
P.I. Nicola Riccarelli

**Tav. E10**  
**IMPIANTO EVACUAZIONE**  
elaborato: **PIANTA PIANO PRIMO**

scala 1:100

**LEGENDA SIMBOLI**

SIMBOLO	DESCRIZIONE	USO DI COMPLETO
[Icona]	CENTRALE DIFFUSIONE SONORA ED EVACUAZIONE, A NORMA EN 60849	001.16.02.00P 001.16.03.00P 001.16.04.00P 001.16.05.00P 001.16.06.00P 001.16.07.00P 001.16.08.00P 001.16.09.00P 001.16.10.00P 001.16.11.00P 001.16.12.00P
[Icona]	CENTRALE EVACUAZIONE PER COLLEGARE IL SISTEMA PER SISTEMI CENTRALIZZATI DI AVANGUARDIA IN EVACUAZIONE, A NORMA EN 60849	001.16.02.00P 001.16.03.00P 001.16.04.00P 001.16.05.00P 001.16.06.00P 001.16.07.00P 001.16.08.00P 001.16.09.00P 001.16.10.00P 001.16.11.00P 001.16.12.00P
[Icona]	DIFFUSORE A PARETE CENTRALIZZATO EN14-24	001.16.02.00P 001.16.03.00P 001.16.04.00P 001.16.05.00P 001.16.06.00P 001.16.07.00P 001.16.08.00P 001.16.09.00P 001.16.10.00P 001.16.11.00P 001.16.12.00P
[Icona]	DIFFUSORE A PARETE CENTRALIZZATO EN14-24	001.16.02.00P 001.16.03.00P 001.16.04.00P 001.16.05.00P 001.16.06.00P 001.16.07.00P 001.16.08.00P 001.16.09.00P 001.16.10.00P 001.16.11.00P 001.16.12.00P
[Icona]	DIFFUSORE A CAVANNA	001.16.02.00P 001.16.03.00P 001.16.04.00P 001.16.05.00P 001.16.06.00P 001.16.07.00P 001.16.08.00P 001.16.09.00P 001.16.10.00P 001.16.11.00P 001.16.12.00P
[Icona]	DIFFUSORE AMPIERATO A 2 TUBI	001.16.02.00P 001.16.03.00P 001.16.04.00P 001.16.05.00P 001.16.06.00P 001.16.07.00P 001.16.08.00P 001.16.09.00P 001.16.10.00P 001.16.11.00P 001.16.12.00P