

PROGETTO ESECUTIVO

R.U.P.: Ing. Michele Mazzoni
 Supporto al R.U.P.: Vie an.sas. Ingegneri Srl - Arch. Luca Busa
 Ing. Alessandro Maselli

Architettonico

Progettisti: Geom. Bruno Ulivi
 Ing. Similia Cappelli
 Geom. Marco Nefi
 Geom. Tamara Paoli

Strutturale

Progettista: Ing. Claudio Brunati
 Coord. Progettazione Impianti: Ing. Filippo Sisti

Impianti Meccanici

Progettisti: Ing. Simone Ferroni
 P. I. Lorenzo Cappugi
 P. I. David Ceccini
 P. I. Daniele Ceccini
 Add. Tecn. Claudio Pollicino

Impianti Elettrici



Progettisti: P. I. Valter Masini
 P. I. Nicola Riccavelli

Tav. IM06
STATO DI PROGETTO
 elaborato: **IMPIANTO SCARICO ACQUE REFLUE**

scala 1:100



LEGENDA

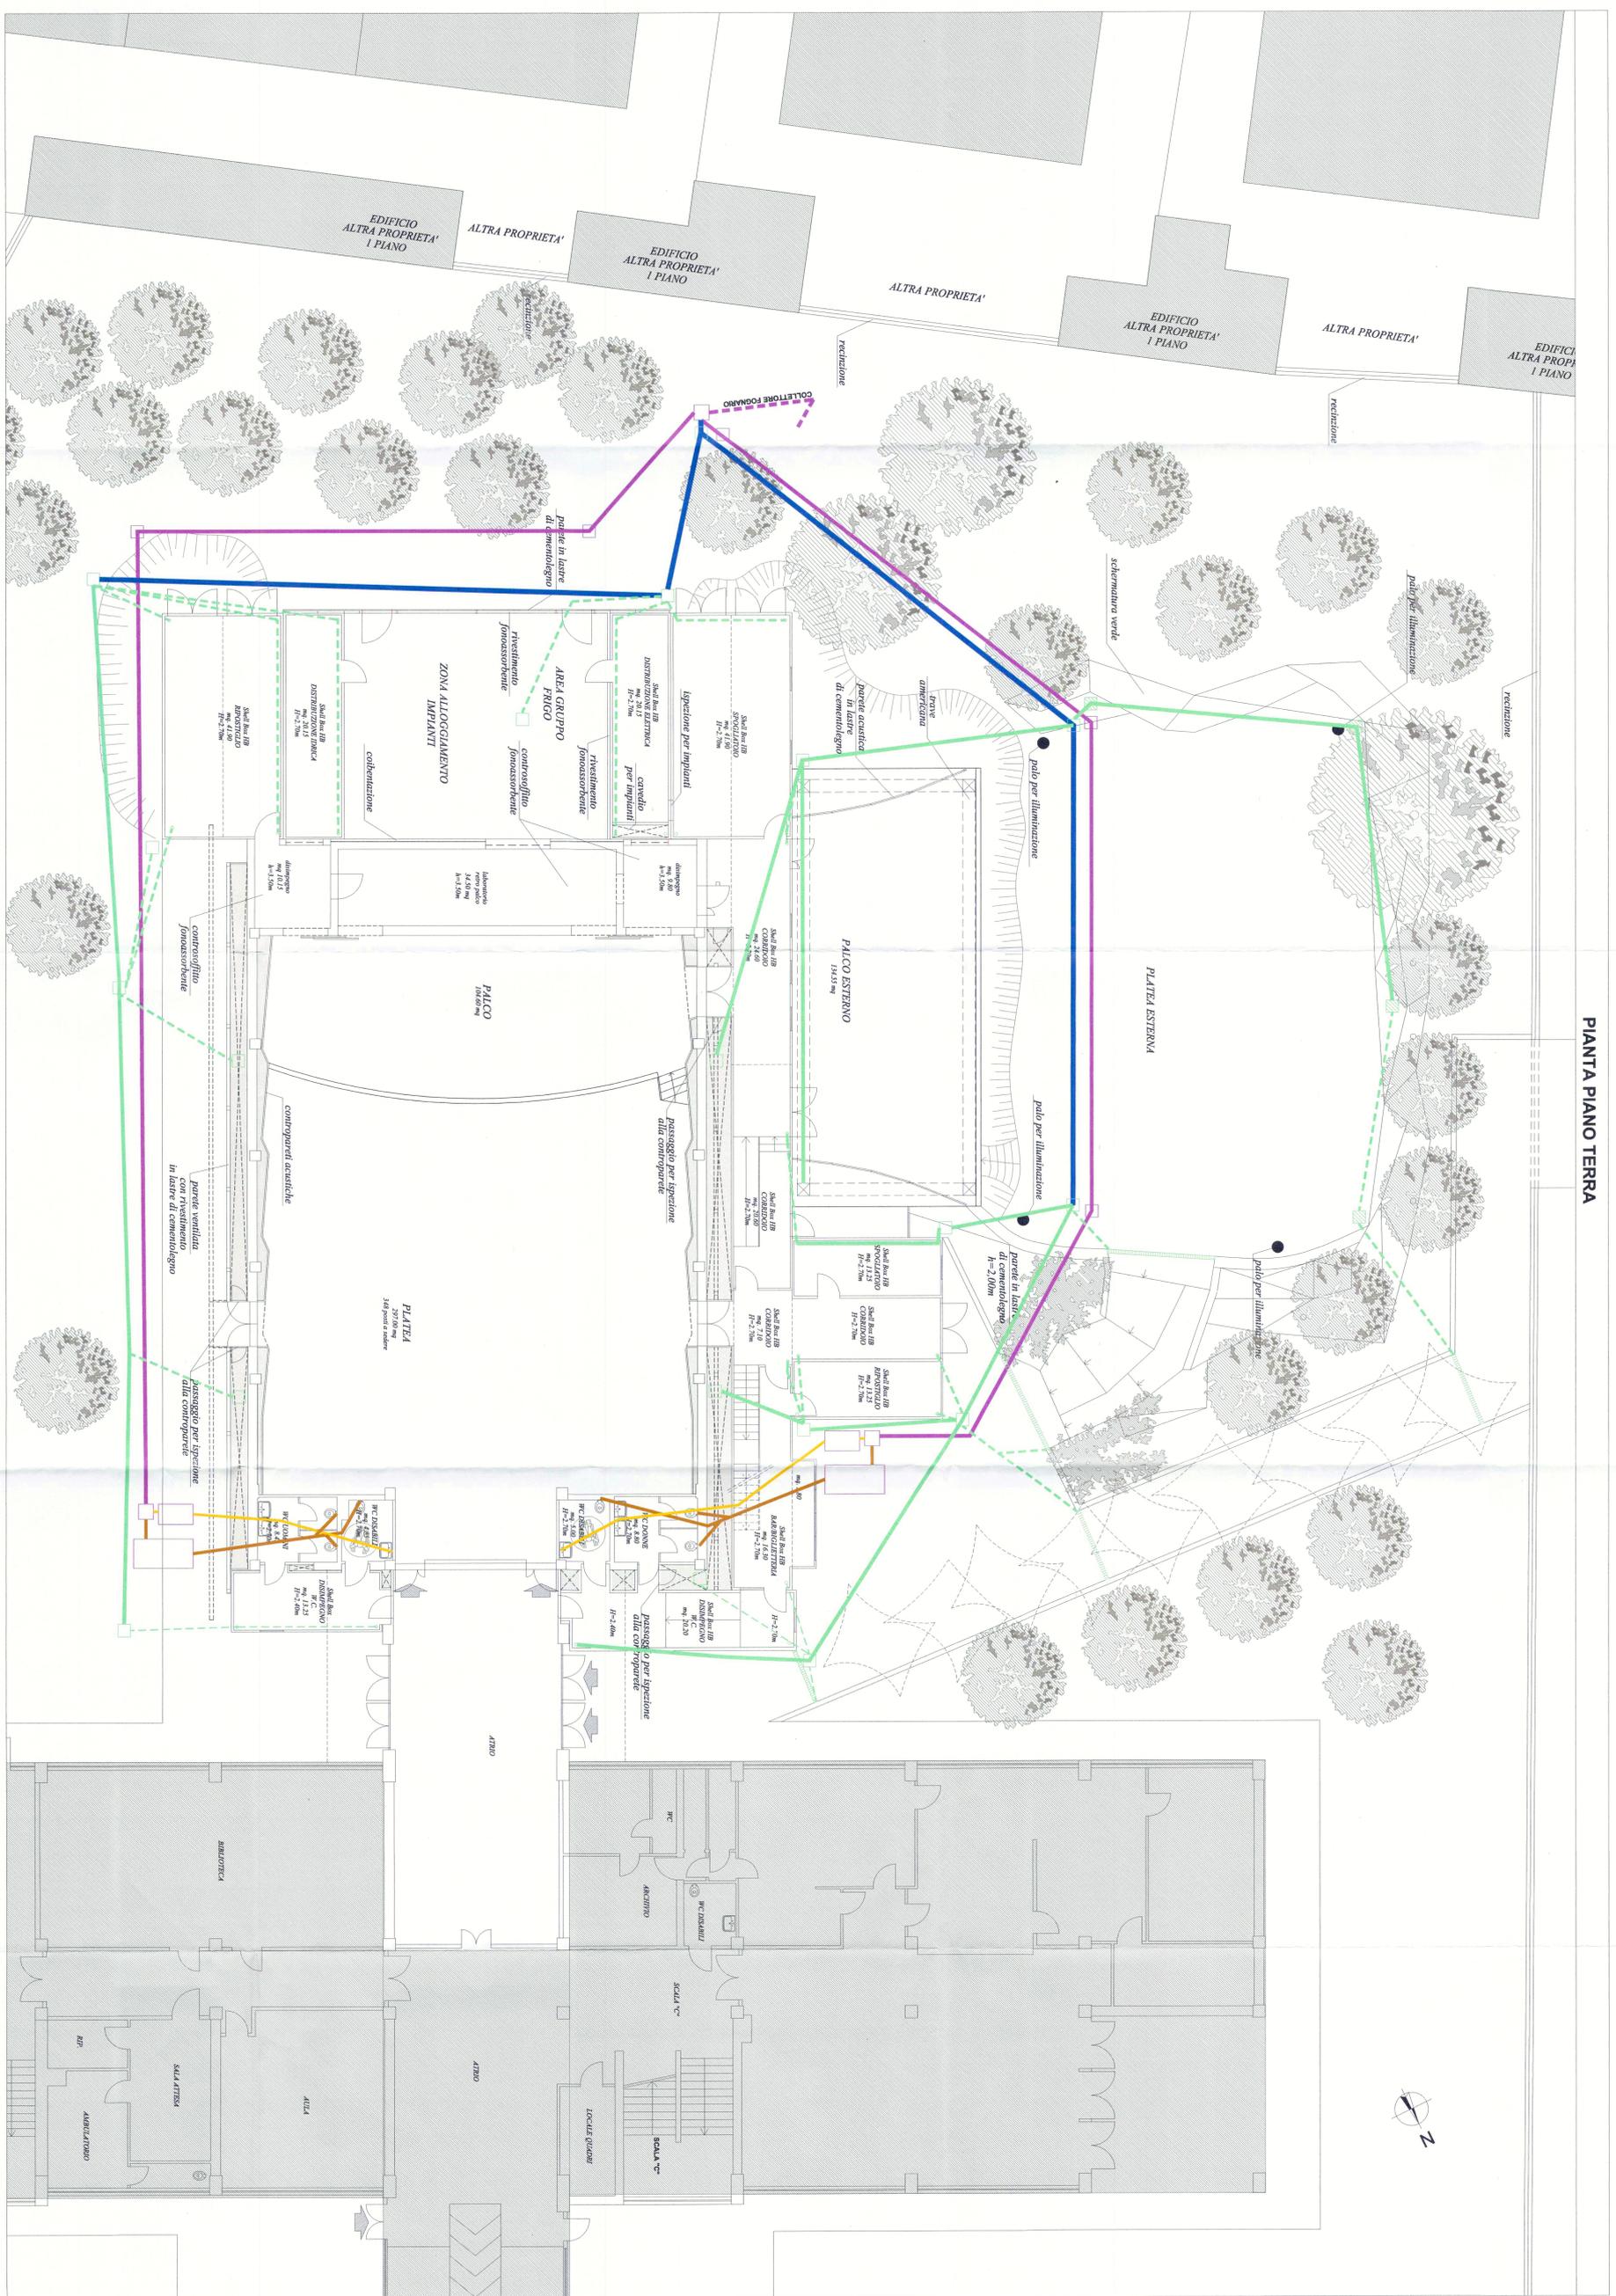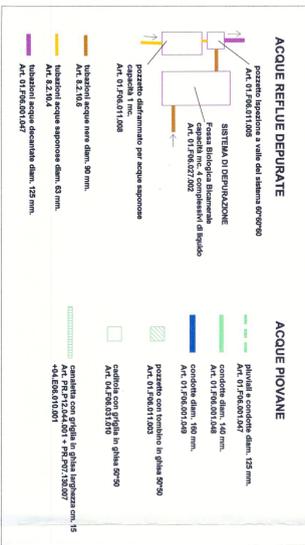

Pianta Piano Terra

