


SCUOLA GUICCIARDINI
LAVORI DI COMPLETAMENTO AUDITORIUM
 C.O. 170292

PROGETTO ESECUTIVO

R.U.P.: Ing. Michele Mazzoni
 Progettista: Ing. Simone Ferroni

Tav. VVF02
 PROGETTO PREVENZIONE INCENDI
 elaborato: Pianta Piano Primo
 scala 1:100

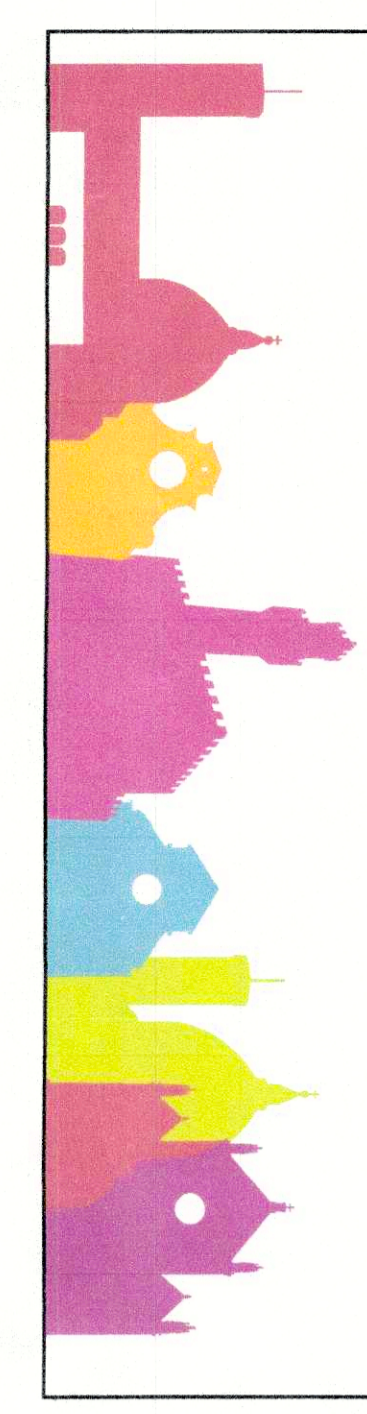

LEGENDA PREVENZIONE INCENDI

- PERCORSO DI USCITA VERSO L'ALTO
- PERCORSO DI USCITA ORIZZONTALE
- PERCORSO DI USCITA VERSO IL BASSO
- PORTA RESISTENTE AL FUOCO (REI120)
- ATTACCO MOTORPOMPA VVF SINGOLO UNITO
- ATTACCO MOTORPOMPA VVF DOPIO UNITO
- DIRAMTE SORPASSATO 2xUNITO + 1xUNITO
- NSPO UNIS
- DIRAMTE A MURO CON TUBAZIONE FLESSIBILE E LANCA UNH45
- MANOMETE SCAICO PORTA DI SICUREZZA
- ESTINTORE
- ESTINTORE CARRELLATO
- PULSANTE ALLARME INCENDIO
- RIELATORE DI FIAMM A BARRIERA
- RIELATORE DI FIAMM TERMOCROMETRICO
- QUADRO ELETTRICO DI ZONA O DI RIPARO
- SIRENA ALLARME INCENDIO
- SEGNALE AGUSTO LUMINOSO ALLARME INCENDIO
- COMPARTIMENTAZIONE
- RETE ANTINCENDIO
- PULSANTE SCAICO GENERALE
- SPRINKLER TIPO UP 1/2"
- QUADRO ELETTRICO

ZONA PER ATTIVITA' SCOLASTICHE E ACCESSORIE

