


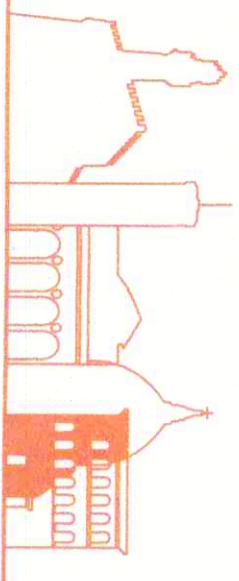

COMUNE DI  
FIRENZE

DIREZIONE SERVIZI TECNICI  
SERVIZIO SUPPORTO TECNICO AI QUARTIERI ED IMPIANTI SPORTIVI



Prog. L0175/2016  
rev. Febbraio 2018

### SCUOLA GUICCIARDINI LAVORI DI COMPLETAMENTO AUDITORIUM C.O. 170292

#### PROGETTO ESECUTIVO

R.U.P.:

Ing. Michele Mazzoni

Supporto al R.U.P.:

Ve en.ro.se. Ingegneria srl - Arch. Lucia Busa  
Ing. Alessandro Meschi

Architettonico

Progettisti:

Geom. Bruno Ulivi  
Ing. Samuele Cappelli  
Geom. Marco Nofri  
Geom. Tamara Paoli

Strutturale

Progettista:

Ing. Claudio Brunori

Coord. Progettazione Impianti:

Ing. Filippo Cioni

Impianti Meccanici

Progettisti:

Ing. Simone Ferroni  
P.I. Lorenzo Cappugi  
P.I. David Cionini  
P.I. Sandro Faggi  
Add. Tecn. Albano Parisi

Collaboratori:

Impianti Elettrici

Progettisti:


P.I. Valter Masini  
P.I. Nicola Riccarelli

Tav. AR24

STATO DI PROGETTO

elaborato: ABACO ARREDI

scala 1:200

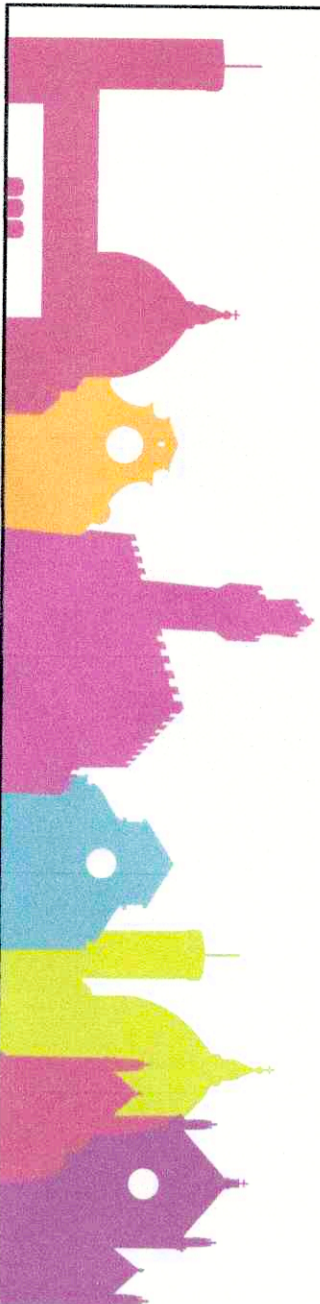

#### LEGENDA

Art. 20.801.001

Art. 20.801.003

Trave americana interna

Portale tralicci per americana esterna

Sedia in alluminio per platea

Sedia in alluminio per palco

#### PIANTA PIANO TERRA

