


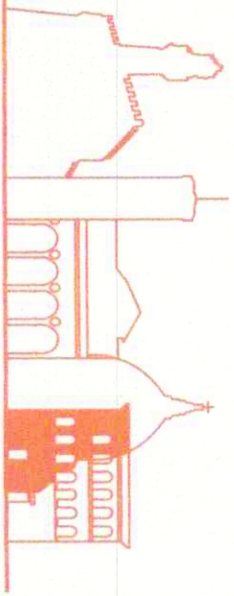

COMUNE DI  
FIRENZE

DIREZIONE SERVIZI TECNICI  
SERVIZIO SUPPORTO TECNICO AI QUARTIERI ED IMPIANTI SPORTIVI

Prog. L0175/2018  
rev. Febbraio 2018



**SCUOLA GUICCIARDINI**  
**LAVORI DI COMPLETAMENTO AUDITORIUM**  
**C.O. 170292**

**PROGETTO ESECUTIVO**

R.U.P.:

Supporto al R.U.P.:

Architettonico

Progettisti:

Ing. Michele Mazzoni  
Arch. Lucia Busa - Vie sarto, se. Ingegneria srl  
Ing. Alessandro Meschi  
Geom. Bruno Ulivi  
Ing. Samuele Cappelli  
Geom. Marco Noferi  
Geom. Tamara Paoli



Strutturale

Progettista:

Ing. Claudio Brunori

Coord. Progettazione Impianti: Ing. Filippo Cioni

Impianti Meccanici

Progettisti:

Ing. Simone Ferroni  
P.I. Lorenzo Cappugi  
P.I. David Cionini  
P.I. Sandro Faggi  
Add. Tecn. Albano Parisi  
Add. Tecn. Claudio Pollastrini

Collaboratori:


P.I. Valter Masini  
P.I. Nicola Riccarelli

Impianti Elettrici

Progettisti:

**Tav. SPST10**  
**PROGETTO STRUTTURALE**  
**STATO ATTUALE**  
elaborato: **PIANTA PIANO FONDAZIONI**

Scala 1:100

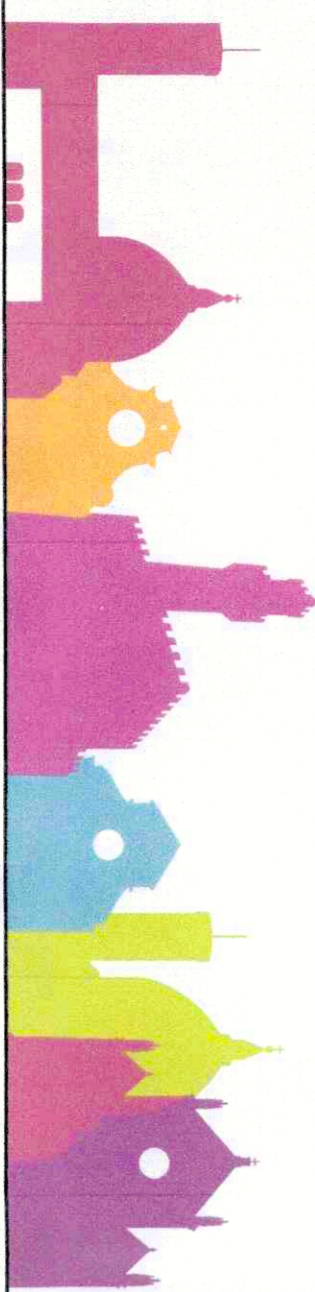

N.B. Le strutture di fondazione non sono oggetto di interventi di consolidamento

**PIANTA PIANO FONDAZIONI - STATO ATTUALE**

Carpenteria a quota 0.00

