

# COMUNE DI FIRENZE

DIREZIONE BENI E SERVIZI  
DIREZIONE ISTRUZIONE

**PROGETTO** per l'affidamento in gestione del servizio di refezione scolastica previo adeguamento del centro cottura di via Bibbiena del comune di Firenze

**CAMST**  
IMPRESA ITALIANA DI RISTORAZIONE

COMANDO PROV. VIGILI DEL FUOCO FIRENZE  
A seguito dell'invio del presente progetto di gestione del servizio di refezione degli insediamenti il seguente **PARERE:**  
 FAVOREVOLE  CONTRARIO 2009  
di cui alla nota N. 16325 del 10/05/09

**ZANUSSI PROFESSIONAL**  
FORNITURA MACCHINARI E ARREDI

**C.T.C.**  
Coop. Toscana Costruttori


**COOP. B. CELLINI**  
ESECUZIONE IMPIANTI ELETTRICI

**COOP. ITC S.R.L.**  
idrotermica condizionamento

**STUDIO TECNICO MASONI**  
MAXIMILIANO MASONI - 50139 FIRENZE - AR- EDILEZIA CIVILE E INDUSTRIALE - TOPOGRAFIA - STRADE - IMPIANTI - AGRICOLTURA - AMBIENTE - RISORSE DEL TERRITORIO

PROGETTAZIONE EDILIZIA E MISURE DI SICUREZZA

IL LEGALE RAPPRESENTANTE  
TAV. N° 17  
SCALA 1:100  
PIANTA PIANO TERRA  
MISURE ANTINCENDIO  
E DI SICUREZZA

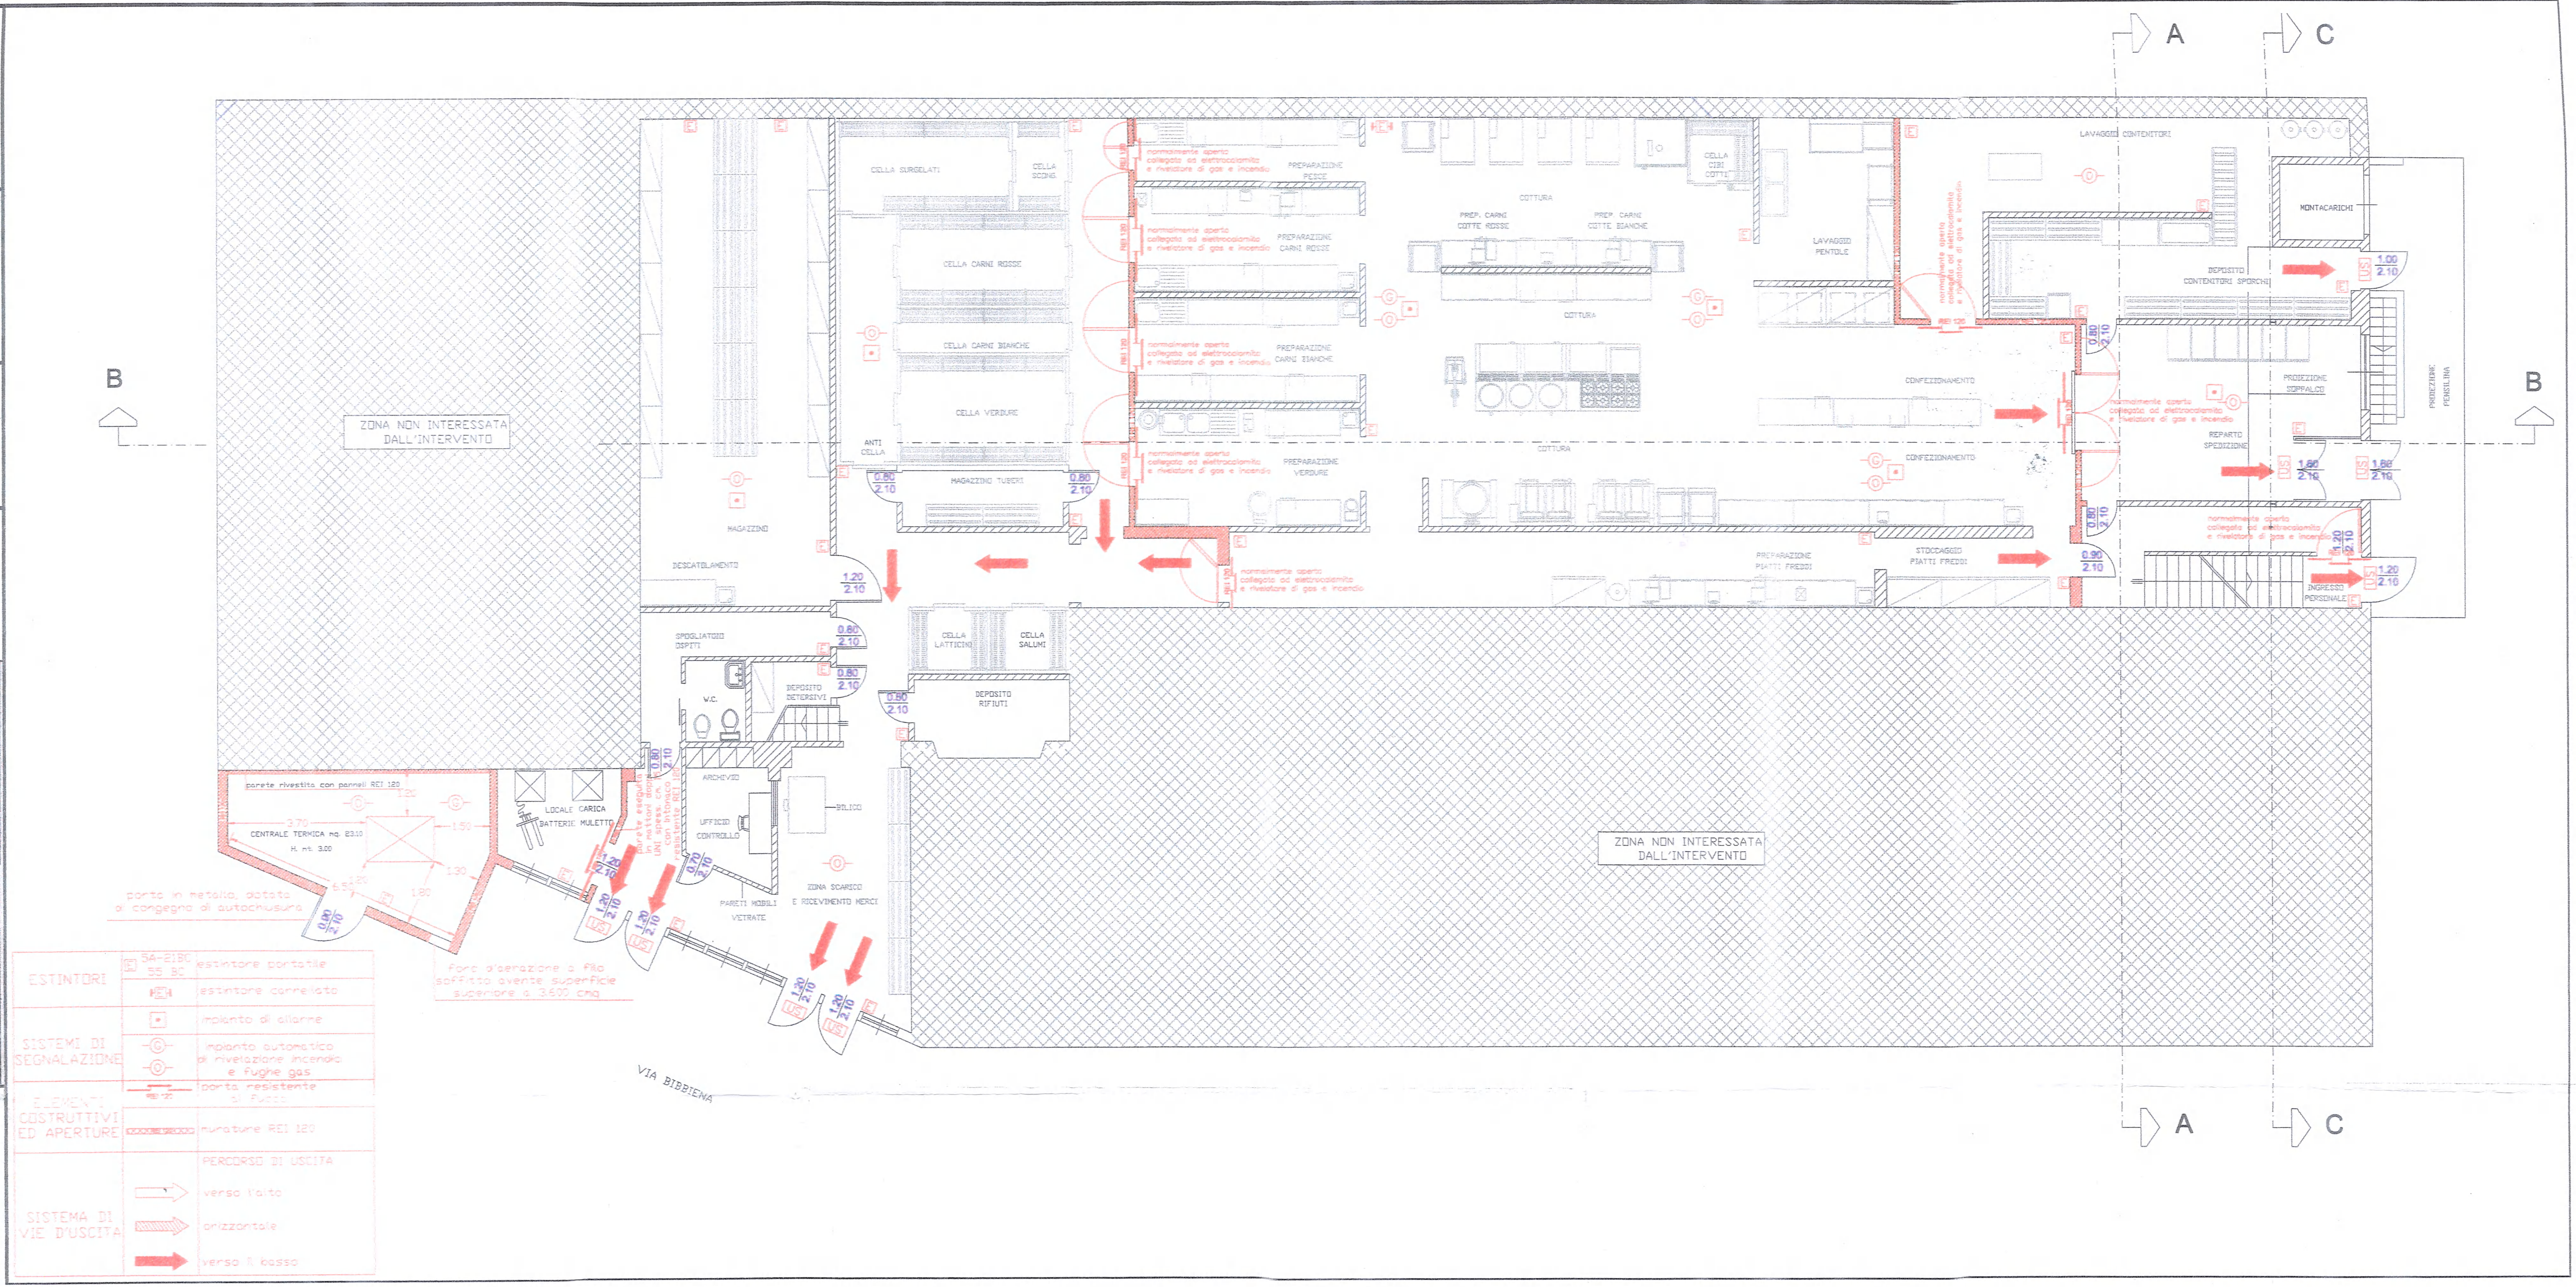

ESTINTORI	54-2180	estintore portatile
	55 50	estintore portatile
SISTEMI DI SEGNALAZIONE	ME4	estintore carrellato
	⊖	impianto di allarme
	⊕	impianto automatico di rivelazione incendio e fughe gas
ELEMENTI COSTRUTTIVI ED APERTURE	—	porta resistente al fuoco
	—	murature REI 120
SISTEMA DI VIE D'USCITA	→	PERCORSO DI USCITA verso l'alto
	→	orizzontale
	→	verso il basso